


奈良県立図書情報館吸収式冷温水機更新工事


No. 1 1階外部搬出入計画図	No. 5 既設煙道・ガス配管図
No. 2 地下1階機械室 機器搬出入ルート図及び更新対象機器	
No. 3 熱源フローシート	
No. 4 既設冷温水・冷却水配管図	

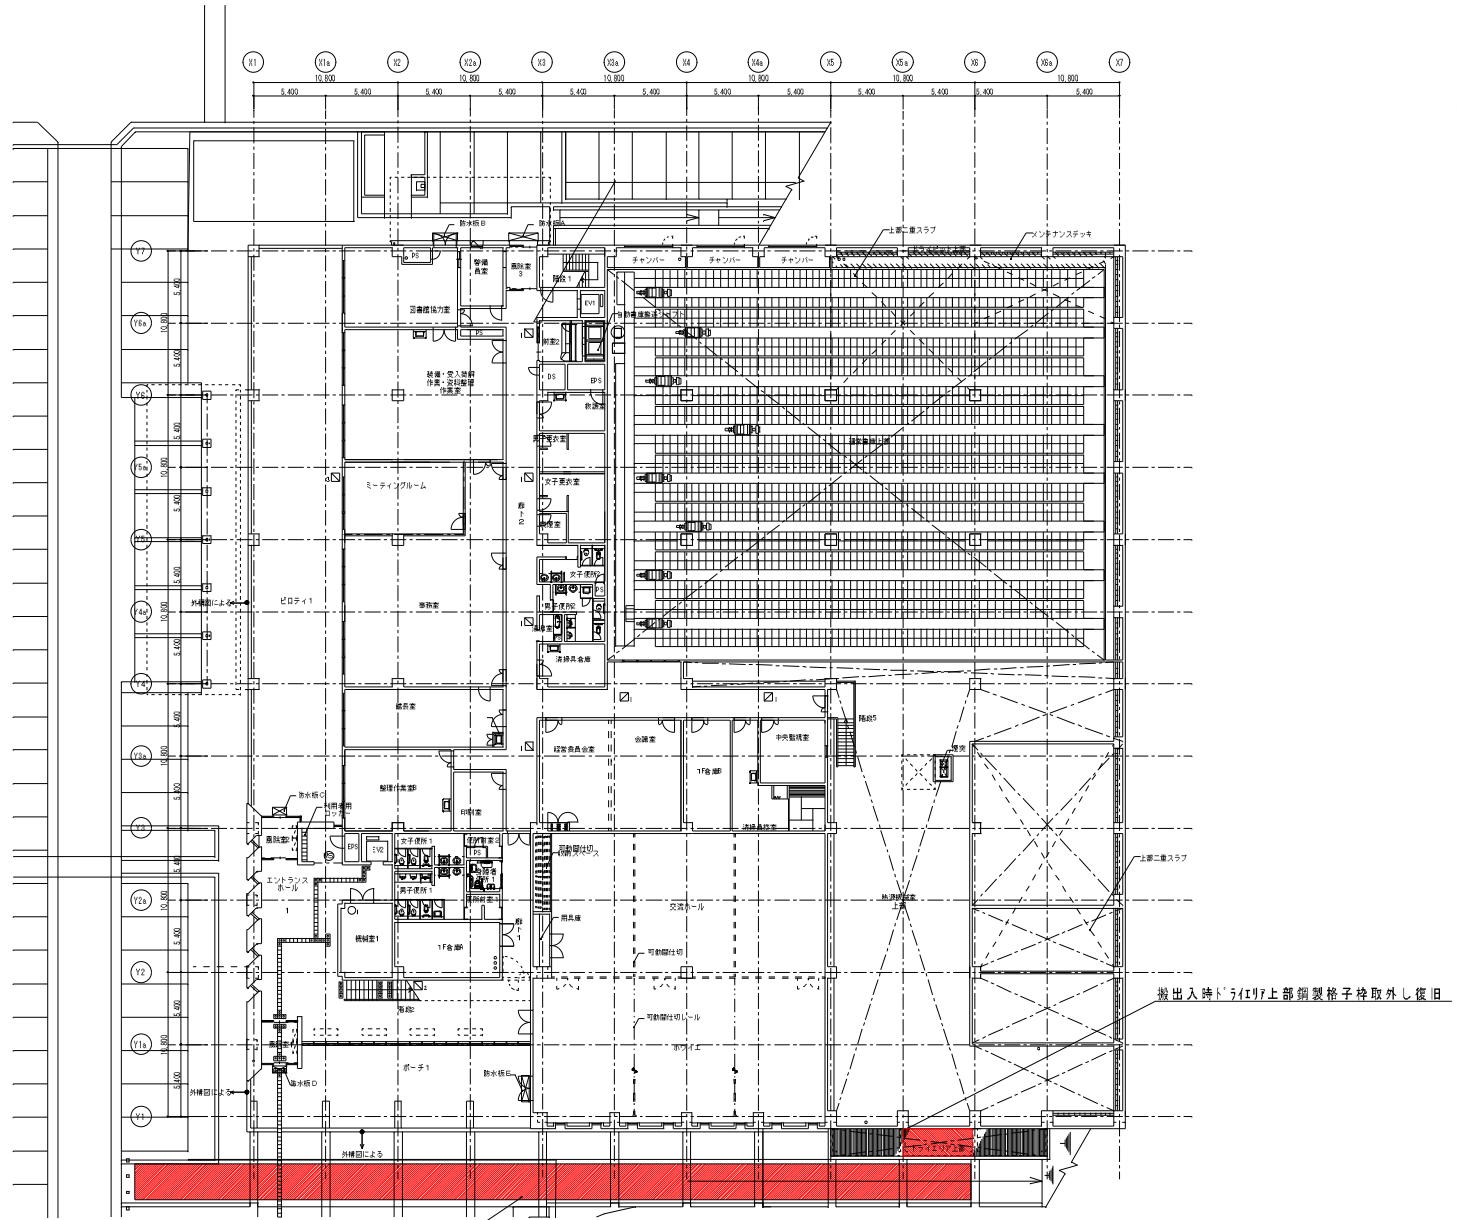

赤斜線部インロックの為搬出入時床養生する事


1階平面図

記				図書6 奈良県立図書館報館吸収式冷温水発生機更新工事	図則 図書6 1階外部搬出入計画図	図尺 A1 1/200 A3 1/400	No.
	棟	図	紙				

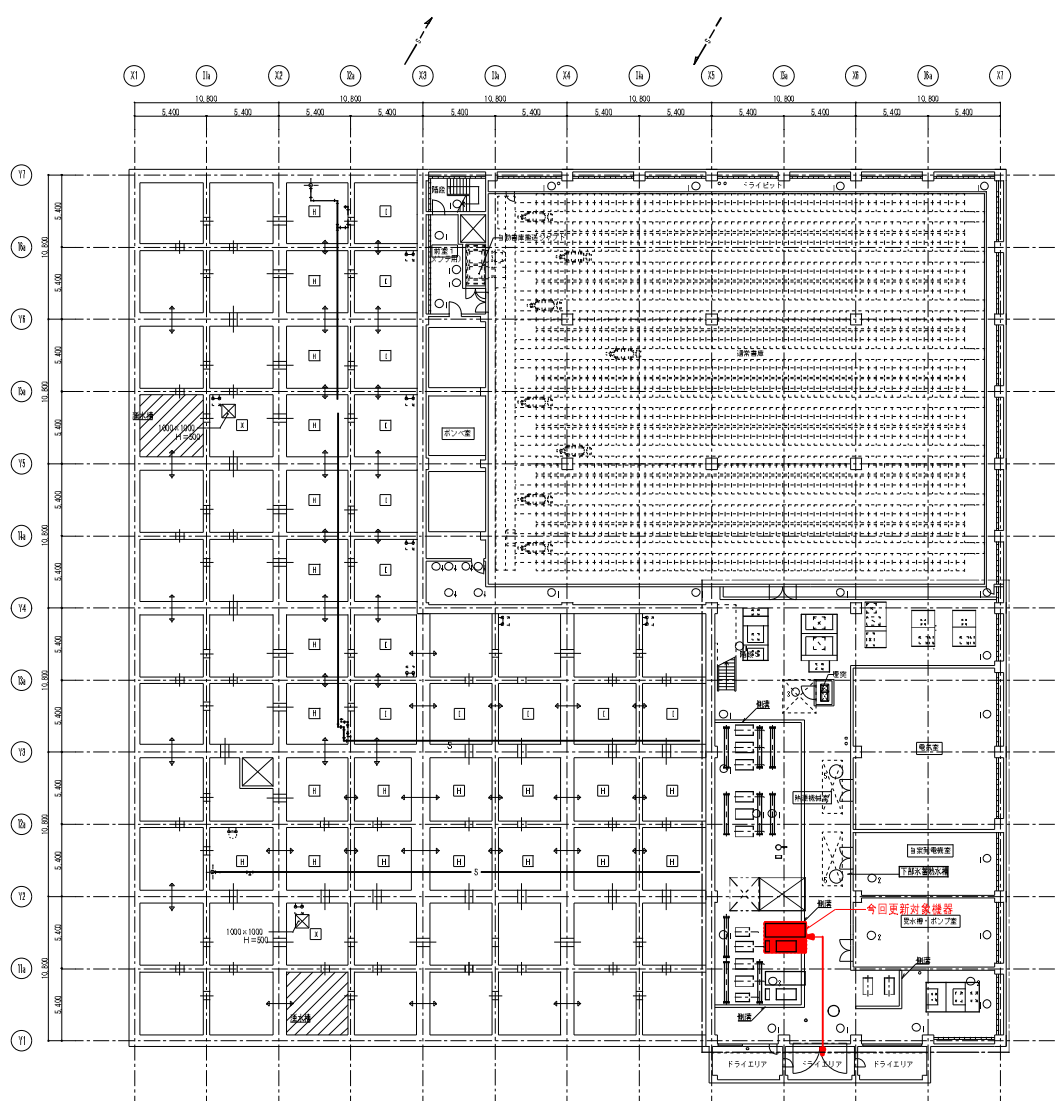


地下1階平面図

熱源フローシート

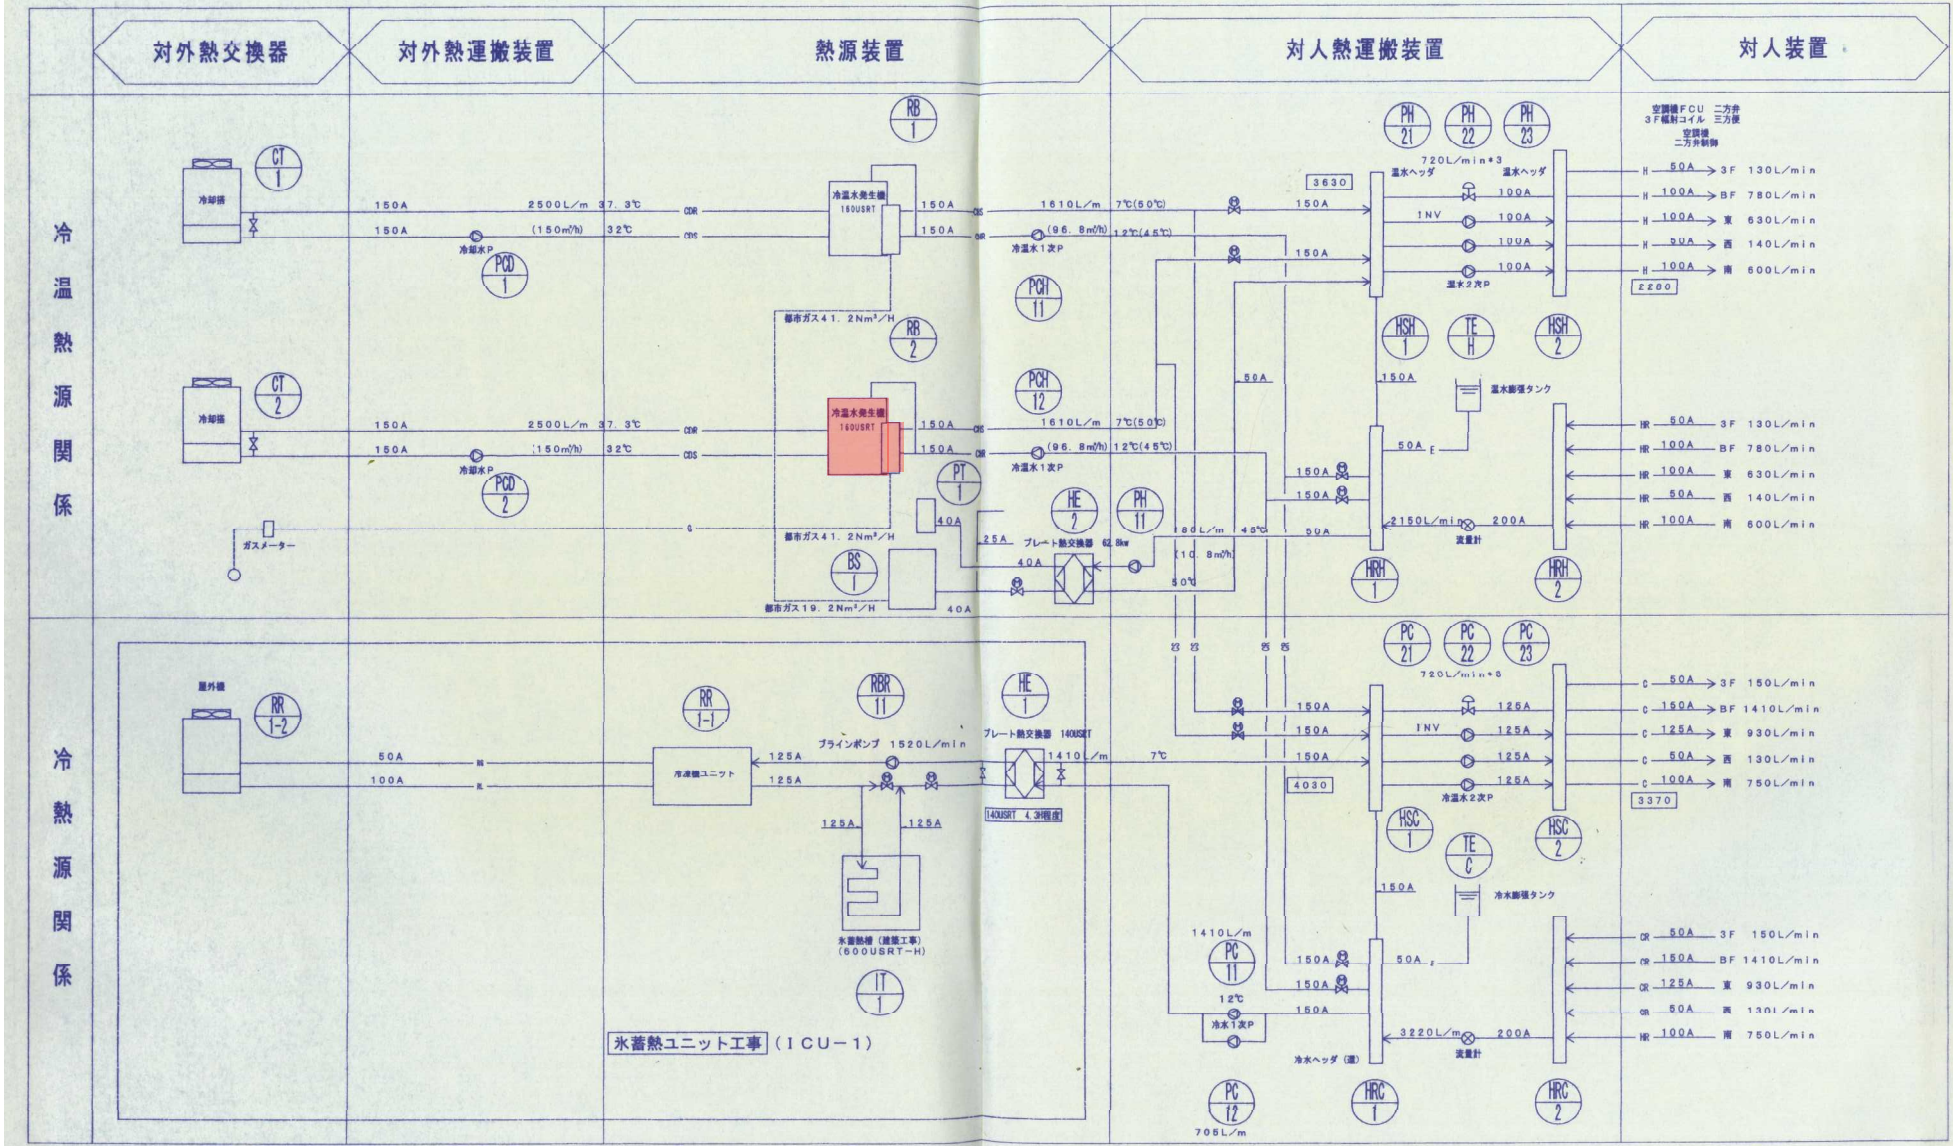


: 今回更新対象機器

工事名	奈良県立図書館吸気式冷温水発生機更新工事	日付		No.	
図書名	熱源フローシート	縮尺			3

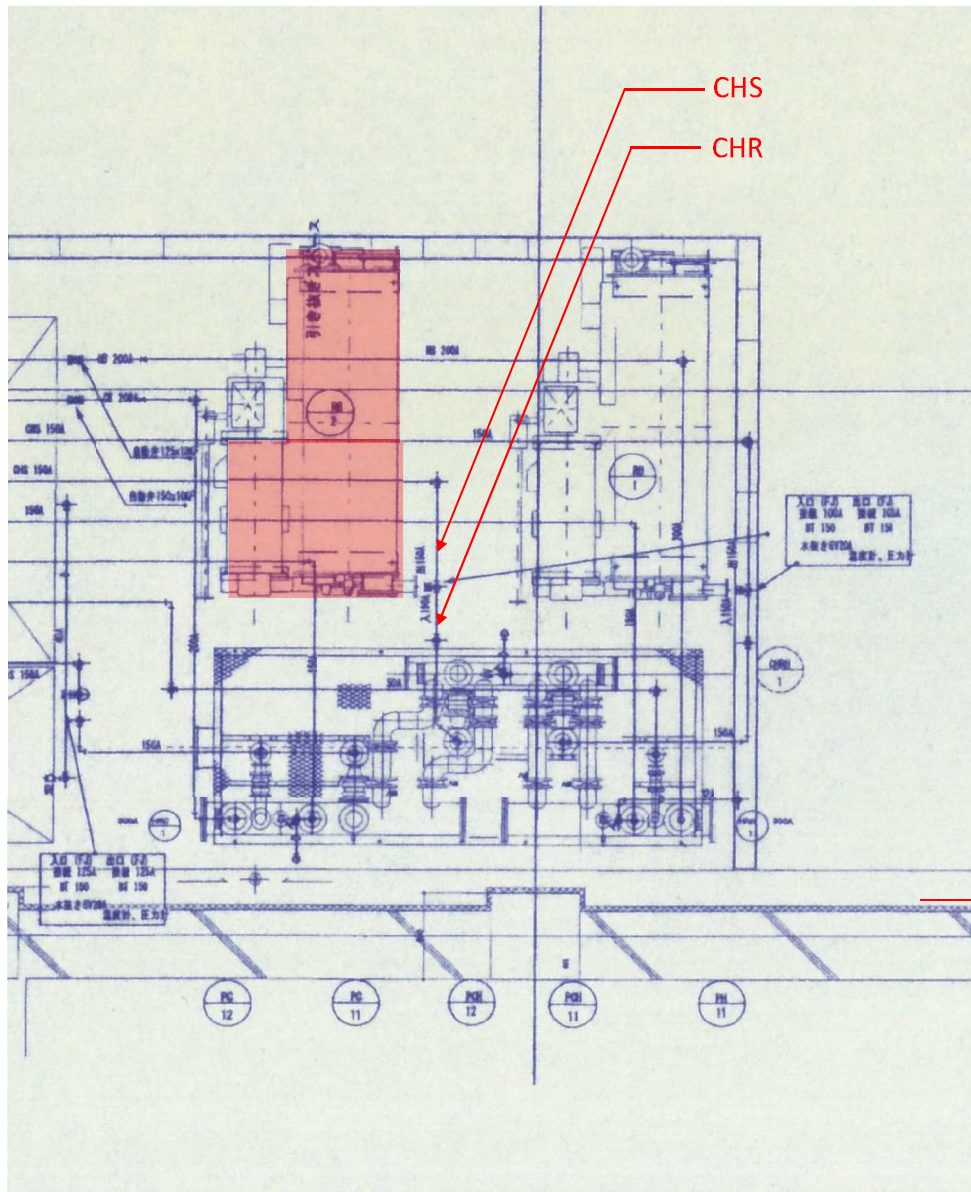


冷温水配管図

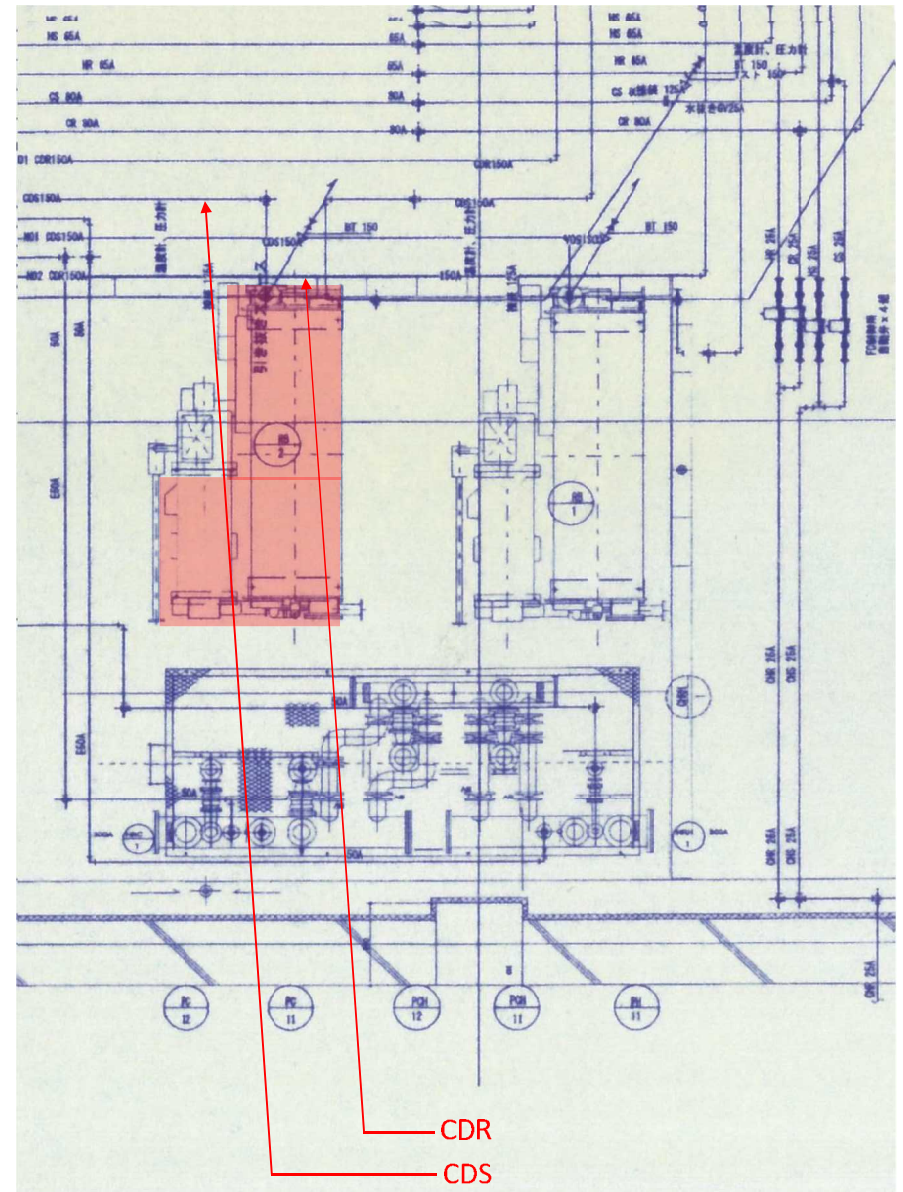


冷却水配管図

今回更新対象機器

工事名	奈良県立図書館情報館吸収式冷温水発生機更新工事	日付	No.
図書名	既設冷温水・冷却水配管図	縮尺	4

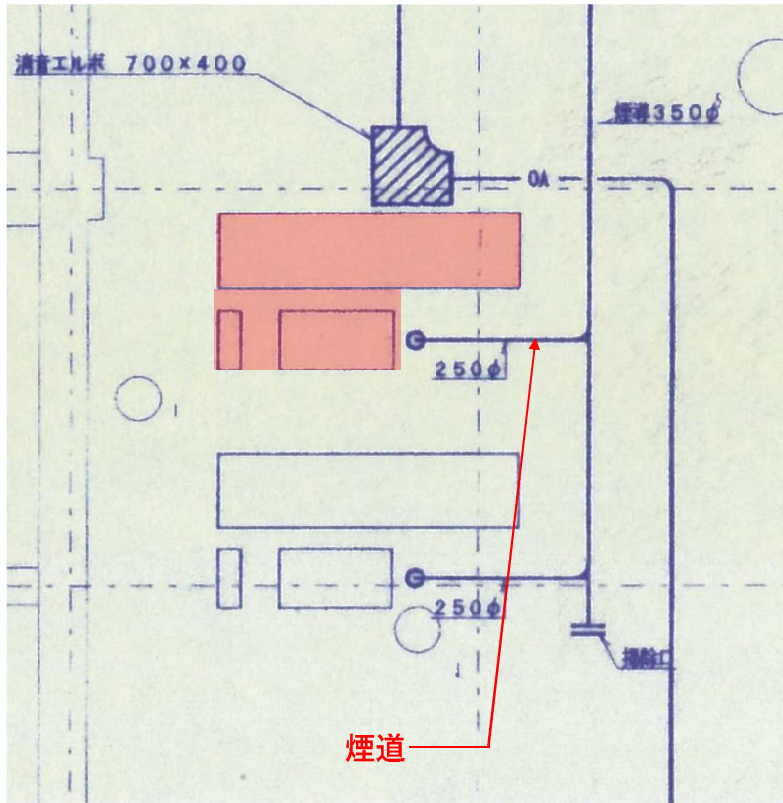

煙道配管図

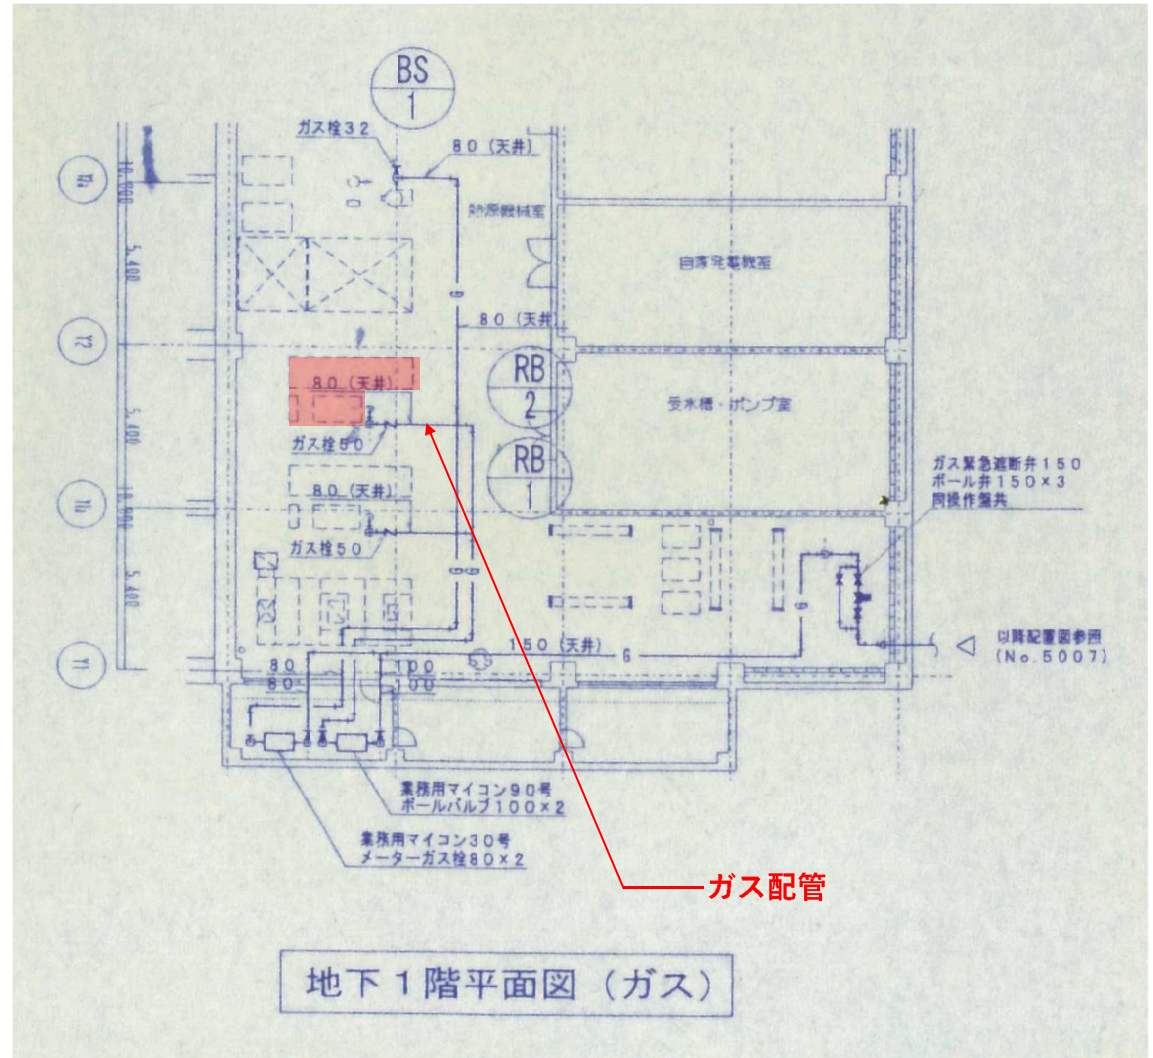

地下1階平面図 (ガス)

ガス配管図

■ : 今回更新対象機器

工事名	奈良県立図書館情報館吸収式冷温水発生機更新工事	日付	No.
図書名	既設煤煙・ガス配管図	縮尺	5